

RZUT PIWNIC - SKALA 1:100

LEGENDA

LINE RYSUNKU

- | | |
|---|---|
|  | LINIA NIEKONSTRUKCYJNA "NAD" |
|  | LINIA KONSTRUKCYJNA "NAD" |
| | LINIA KONSTRUKCYJNA "POD" |
|  | TERMIZOLIZACJA MIĘKKA (WELNA MINERALNA) |
|  | TERMIZOLIZACJA TWARDA |
| | IZOLACJA PRZEWODNA |

SCIANY

- | | |
|---|--|
|  | PUSTAK PORYZOWANY – POROTHERM 11,5 P+W, 8 P+H
– MUROWANA NA PEŁNE SPOINY, |
|  | ŚCIANA Z BLOCZKÓW SILIKATOWYCH (25CM)
– MUROWANA NA PEŁNE SPOINY, |
|  | ŚCIANA ŻELBETOWA – WYLEWANA |
|  | ELEMENT ŻELBETOWY – PREFABRYKOWANY |
|  | ŚCIANA GK |

RZEDNE

- | | | |
|---|-----------|---|
|  | GPP ±0,00 | GÓRNY POZIOM POSADZKI-POZIOM WYKOŃCZONY |
| | GPK | GÓRNY POZIOM KONSTRUKCJI |
| | DPK | DOLNY POZIOM KONSTRUKCJI |

SPADH
18

- 1% = 1
- GÓRNY POZIOM POSADZKI-POZIOM WYKOŃCZONY

BEZPIECZENSTWO POZAROWE

- REI120 - - - Przegrody o szczelności nośności i izolacyjności ogniowej 120 min.
REI60 - - - Przegrody o szczelności nośności i izolacyjności ogniowej 60 min.
S - PRZEM. DYMOSZCZYNIE


GŁÓWNE KONSTRUKCJE NOSNE- WYMAGANA KLASA NOSNOSCI OGNIOWEJ R120

HYDRANTY

-  — HYDRANT Hp 25 / P-KIERUNEK OTWIERANIA
 — HYDRANT Hp/DN 33
 — DN52
 — PION HYDRANTOWY + ZAWÓR HYDRANTOWY

PRZEBICIA

- | | |
|---|--|
|  | PSc – PRZEBIE SOJANA (SZER/h – wysokość) |
|  | PP – PRZEBIE POŁOGLA (SZER./WYS.) |
|  | PS – PRZEBIE SUFIT (SZER./WYS.) |

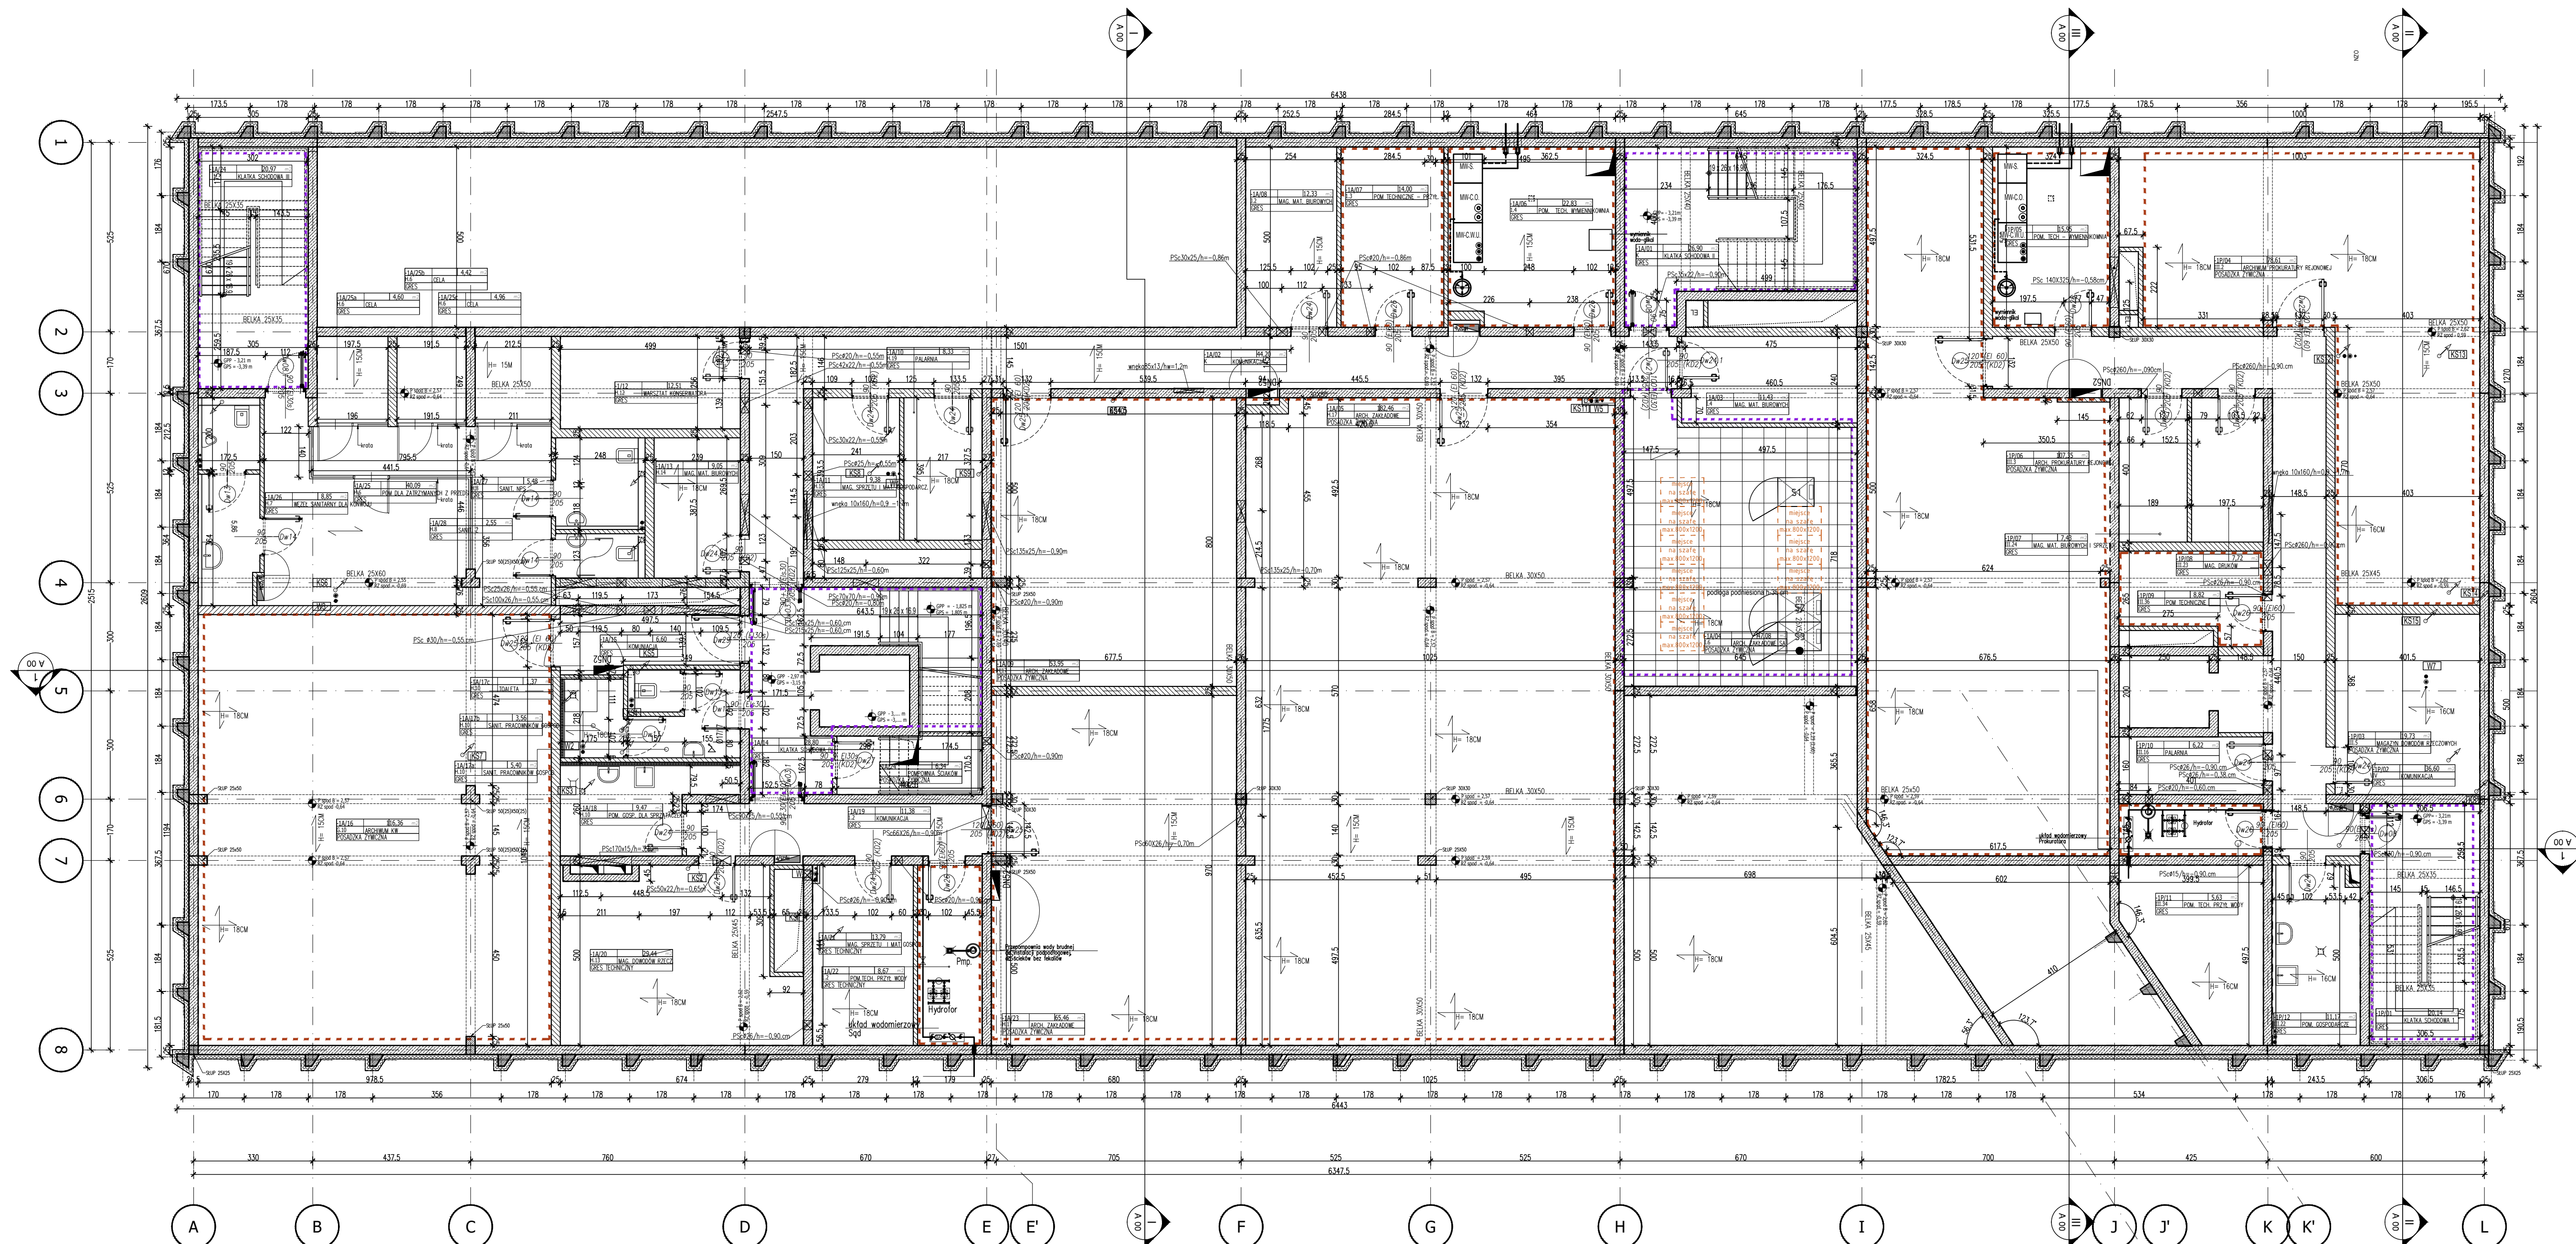

PP 0,00 = 160,40 m.n.p.m

PRACOWNIA PROJEKTOWA F-11 / 31-513 Kraków / Olisańska 7a / 012 411 31 02 / biuro@f-11.pl				
INWESTOR	Sąd Okręgowy w Tarnobrzegu, ul. Sienkiewicza 27, 39-400 Tarnobrzeg Prokuratura Okręgowa w Tarnobrzegu, ul. Sienkiewicza 27, 39-400 Tarnobrzeg			
ADRES OBIEKTU	DZIAŁKA NR 3618/2, 3612/2, 3623/2 OGR. NISKO. JEDN EWID. NISKO			
FAZA	PROJEKT WYKONAWCZY	BRANŻA	ARCHITEKTURA	
NAZWA ZAMIERZENIA	Budowa budynku administracyjnego Sądu i Prokuratury Rejonowej wraz z instalacjami wewnętrznymi (wody, kanalizacji sanitarnej i deszczowej, centralne ogrzewanie, wentylacja mechaniczna i klimatyzacja) oraz instalacji elektrycznych i inżynierskich (wsporników, wraz z zagospodarowaniem terenu i maki architektonic). Budowa dróg wewnętrznych, miejsc postojowych i ścieżek pieszych, instalacji elektrycznej i oświetleniowej, instalacji wodno-kanalizacyjnych, kanalizacji deszczowej z rozczepieniem na terenie działki, kanalizacji telefonicznej i takto zabudowa niedokończonych budynków przesłano z koloniami, wiaty śmietnikowej, oświetlenia nawierzchni utwardzonych i niezutwardzonych instalacji znajdujących się na terenie inwestycji (wody, ścieków, kanalizacji) oraz przyłącza gazu i kanalizacji sanitarnej na działkach 3618/2, 3612/2, przy ulicy Główna 1 w Nisku oraz przebudowę kolegijskiego słupa energetycznego na działce 3623/2 przy ulicy Główna 1 w Nisku.			
TREŚĆ RYSUNKU	RZUT PIANCZ - OTWOROWANIE		PR. UPRAWN.	DATA 06.26.2020
PROJEKTANT	dr inż. arch. MARCIN FURTAK		041/2008	SKALA RYSUNKU 1:100
SPRAWDZAJĄCY	mgr inż. arch. AGNIESZKA SOWIŃSKA		089/2011	NR RYS. A 14.1
OPRACOWUJĄCY				
UWAGI	PRACOWNIA AUTORSKIE ZASTRZEŻENIE (10.1.11, 24 PAZD 83 Z DNIA 23.03.1994) - DOKONYWANIE ZMIAN, POPRAWEK, SKRĄSZEŃ BEZ ZGODY JEDYNOŚCI AUTORSKIEJ NIE JEST DOZWOŁANE.			